


RZUT PIWNIC

skala 1:50

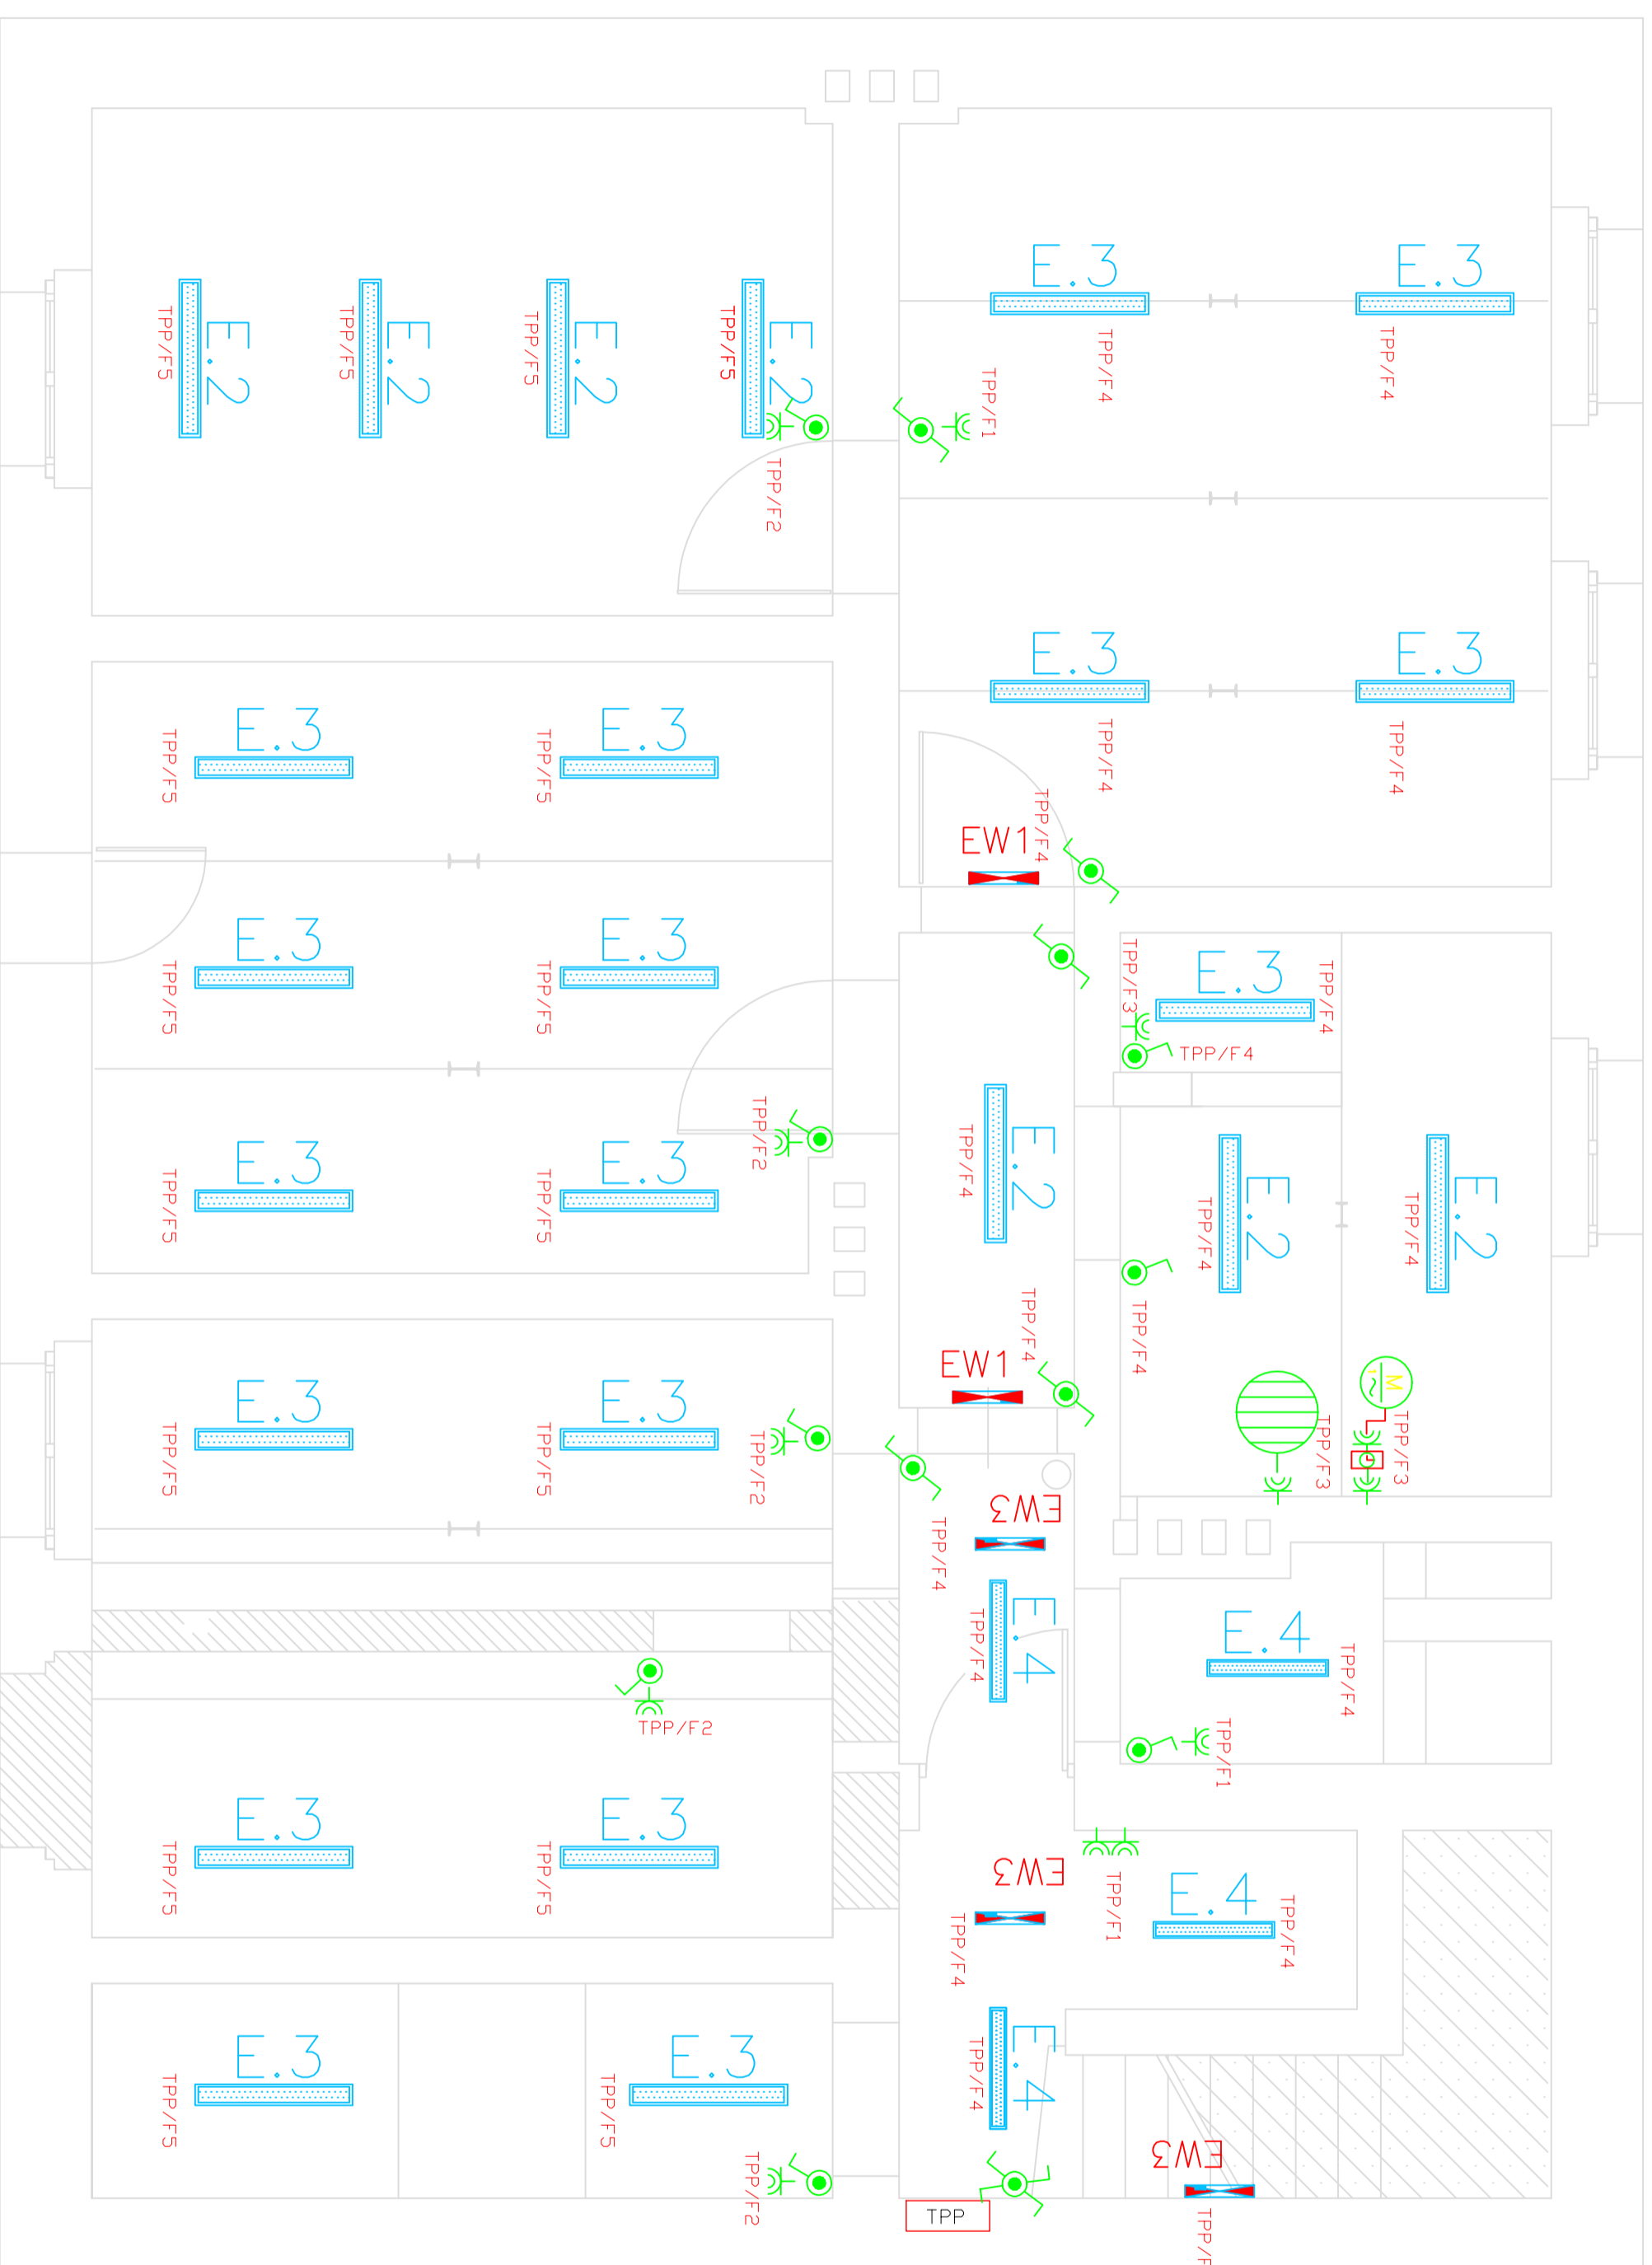

LEGENDA OPRAW OŚWIETLENIOWYCH

INDEKS	SYMBOL	TYP OPRAWY
E.4		BS 100 1x36 EVG IP66
E.2		BS 100 1x58 EVG IP66
E.3		BS 100 1x18 EVG IP66
EW1		LOGICA ATCT 8SE1P+PIKT.
EW3		LOGICA ATCT 24SE1P

- GNAZDO + WTYCZKA Z PRZEKĄŹNIKIEM CZASOWYM – CYKL TYGODNIOWY
- POMKA CYRKULACYJNA Wilo-Star-Z 15C
- POJEMNOŚCIOWY PODGRZEWACZ WODY – SG-30

Investor: Starostwo Powiatowe w Kędzierzynie-Koźlu		Podpis:	
Projekt: AR STUDIO projekt mgr inż. arch. ARKADIUSZ HASNY ul. Matejki 4/3, 47-220 Kędzierzyn-Koźle tel.071/4834083 tel.kom.0 902 622 655, e-mail arstudio@pro.onet.pl		Podpis:	
Projektant: inż. Włodzisław Turza		Podpis:	
Sprowadzi: mgr inż. Tadeusz Matwijów		Podpis:	
Temat: PRZEBUDOWA I REMONT BUDYNKU ADMINISTRACYJNEGO PRZY PLACU WOLNOŚCI 1 W KĘDZIERZYNIE-KOŹLU			
47-220 Kędz.-Koźle, Plac Wolności 1, działka nr. 989/4		Stadium :	
Branża :		Projekt budowlany	
Elektryczna		Projekt budowlany	
Tytuł rysunku : RZUT PIWNICY INSTALACJA ELEKTRYCZNA			
Podziałka :		Data :	
1:50		29 Czerwiec 2009	
Nr.rys:			E9