


RZUT PODDASZA

skala 1:50

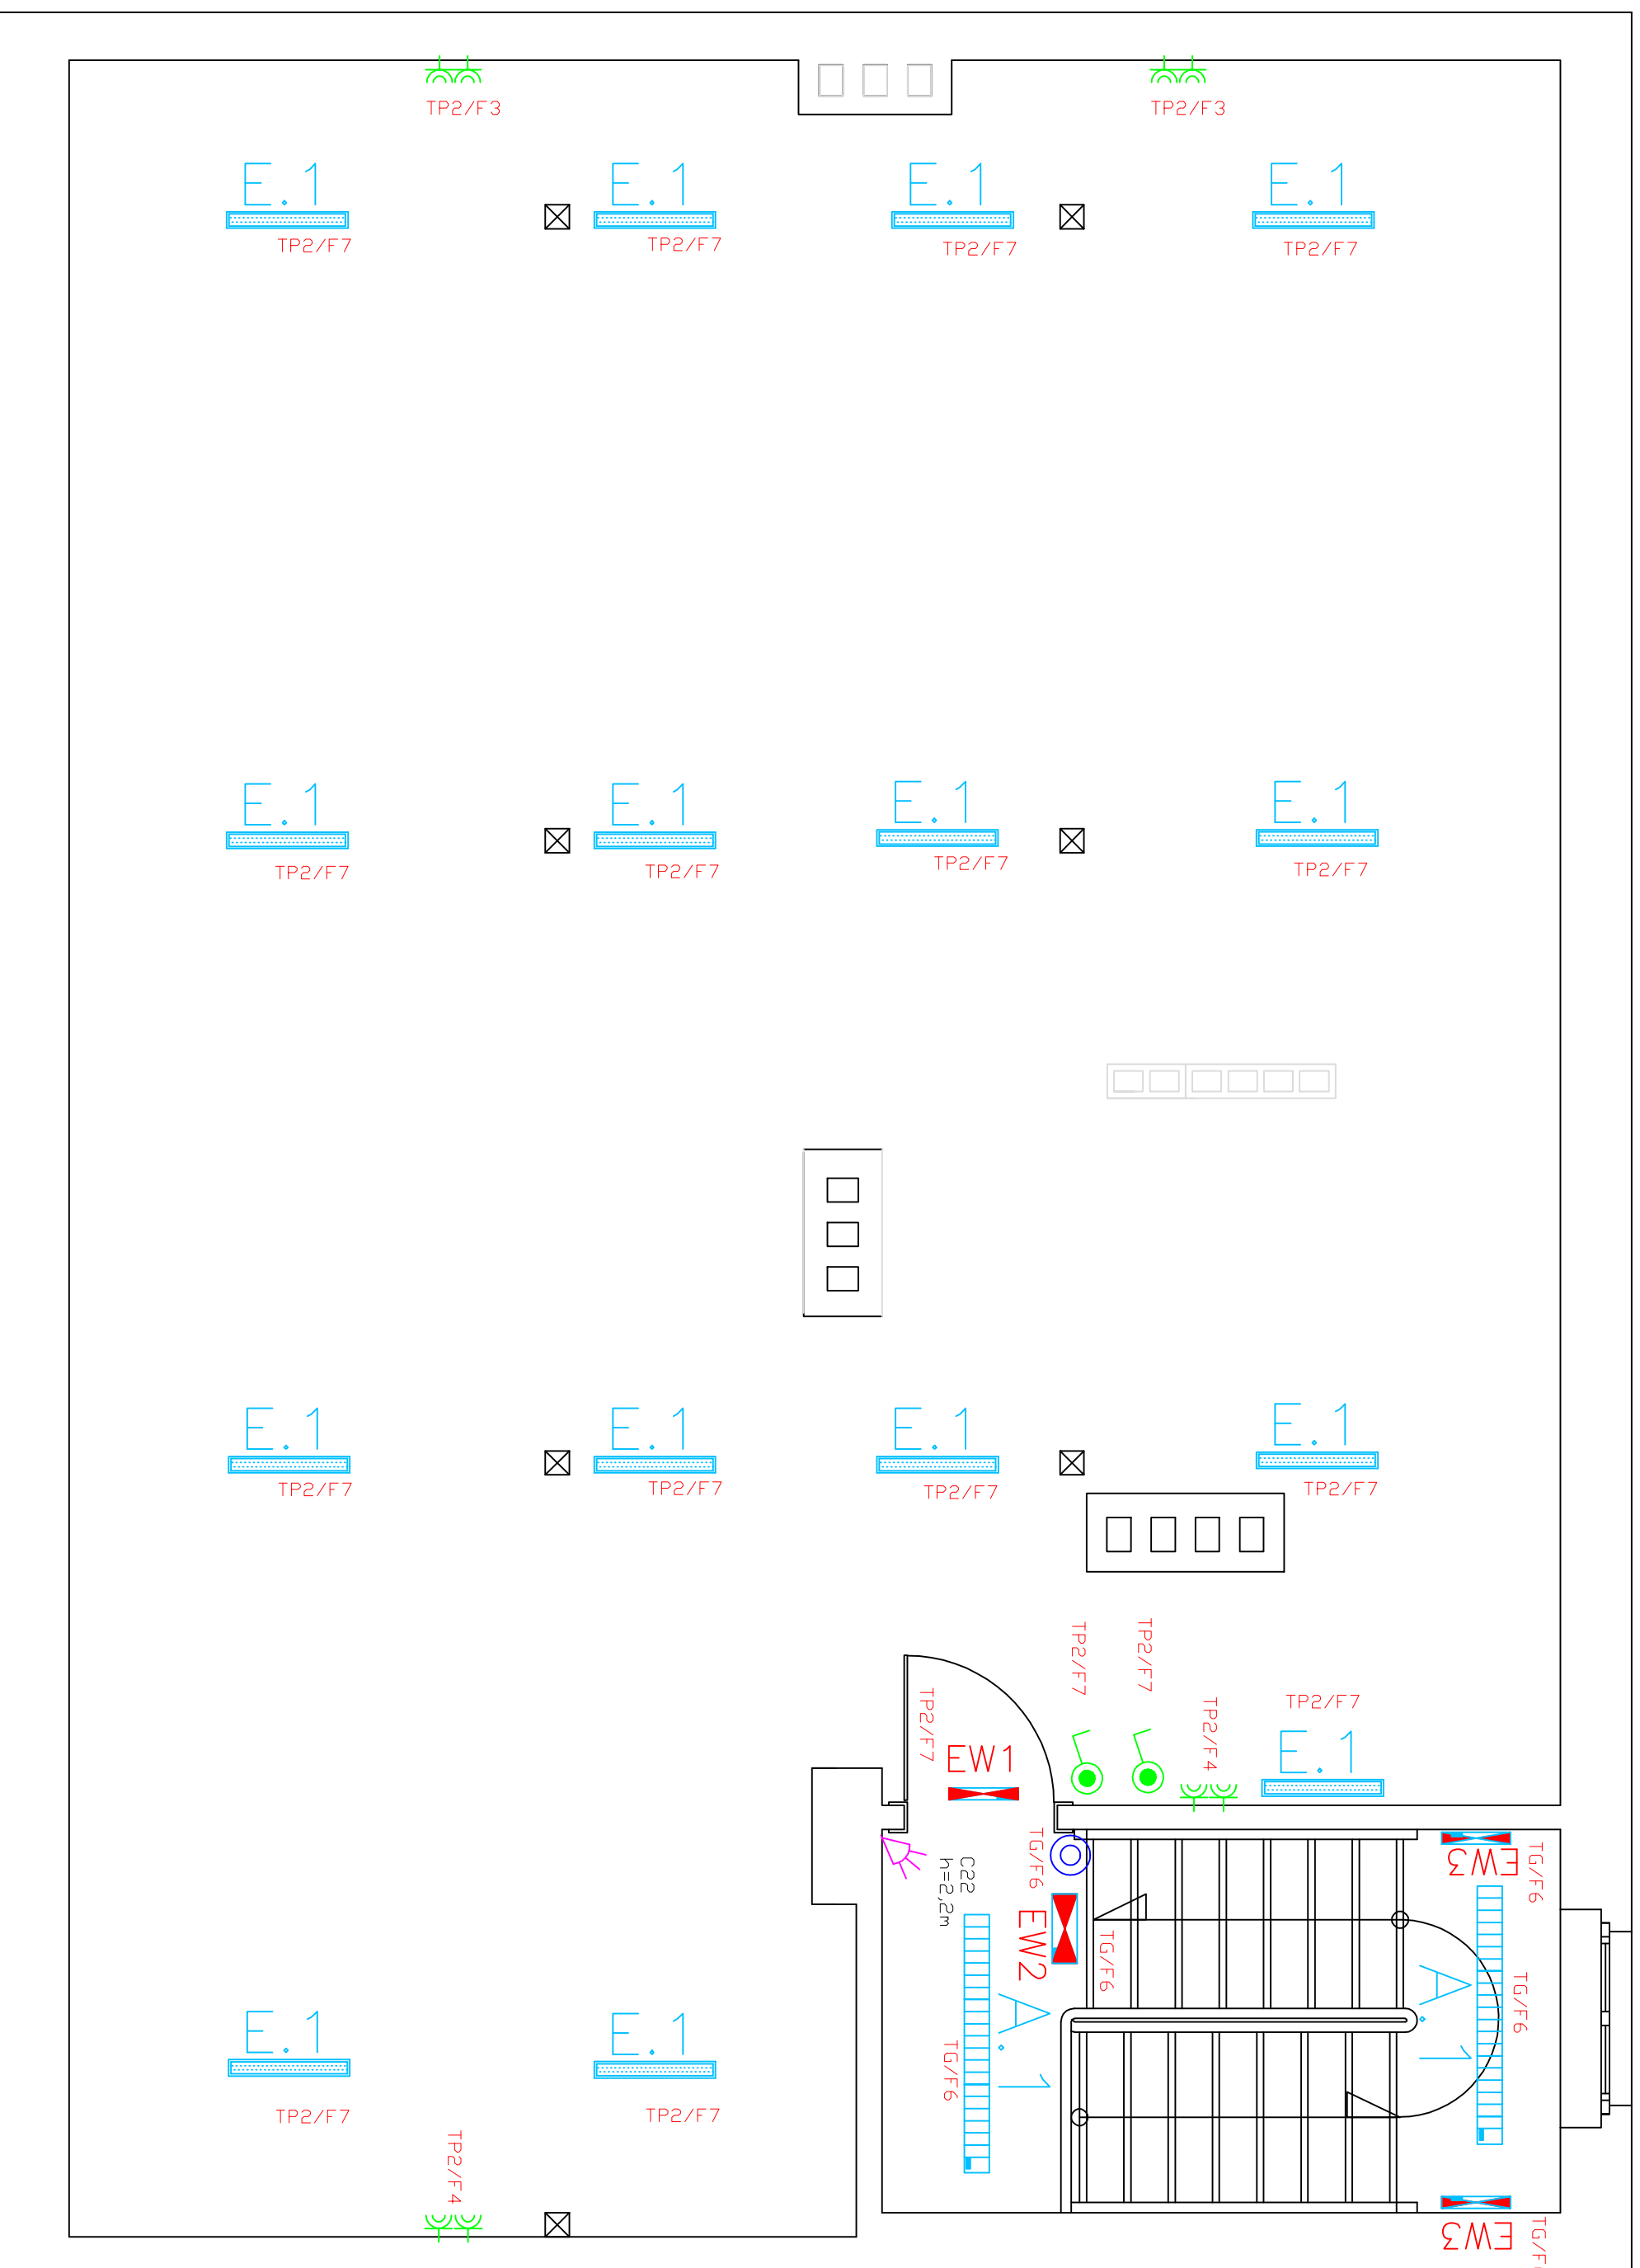

LEGENDA OPRAW OŚWIETLENIOWYCH		
INDEKS	SYMBOL	TYP OPRAWY
A.1		SIRIUS 235 EVG
E.1		BS 100 2x36 EVG IP66
EW1		LOGICA ATCT 8SE1P+PIKT.
EW2		LOGICA ATCT 24SE1P+PIKT. SIGN 2S
EW3		LOGICA ATCT 24SE1P

Investor:	Starostwo Powiatowe w Kędzierzynie-Koźlu
Projekt:	AR STUDIO projekt mgr inż. arch. ARKADIUSZ HASNY ul. Matejki 4/3, 47-220 Kędzierzyn-Koźle tel.071/4834063 tel.kom.0 902 622 655, e-mail arstudio@pro.onet.pl
Projektował:	inż. Włodzisław Turza
Sprowadził:	mgr inż. Tadeusz Matwijów
Temat:	PRZEBUDOWA I REMONT BUDYNKU ADMINISTRACYJNEGO PRZY PLACU WOLNOŚCI 1 W KĘDZIERZYNIE-KOŹLU
Branża:	47-220 Kędz.-Koźle, Plac Wolności 1, działka nr. 989/4
Elektryczna	Projekt budowlany
Tytuł rysunku:	RZUT PODDASZA INSTALACJA ELEKTRYCZNA
Podziałka:	Data: 29 Czerwiec 2009
1:50	Nr.rys: E10