


RZUT PARTERU

skala 1:50

- 01** KOMUNIKACJA
CERAMIKA
- 02** KOMUNIKACJA
CERAMIKA
- 03** KOMUNIKACJA
CERAMIKA
- 04** WC M
CERAMIKA
- 05** WC K
CERAMIKA
- 06** POM. BIUROWE
CERAMIKA
- 07** SALA OBSŁUGI
CERAMIKA
- 08** POM. BIUROWE
CERAMIKA
- 09** POM. SOCJALNE
CERAMIKA

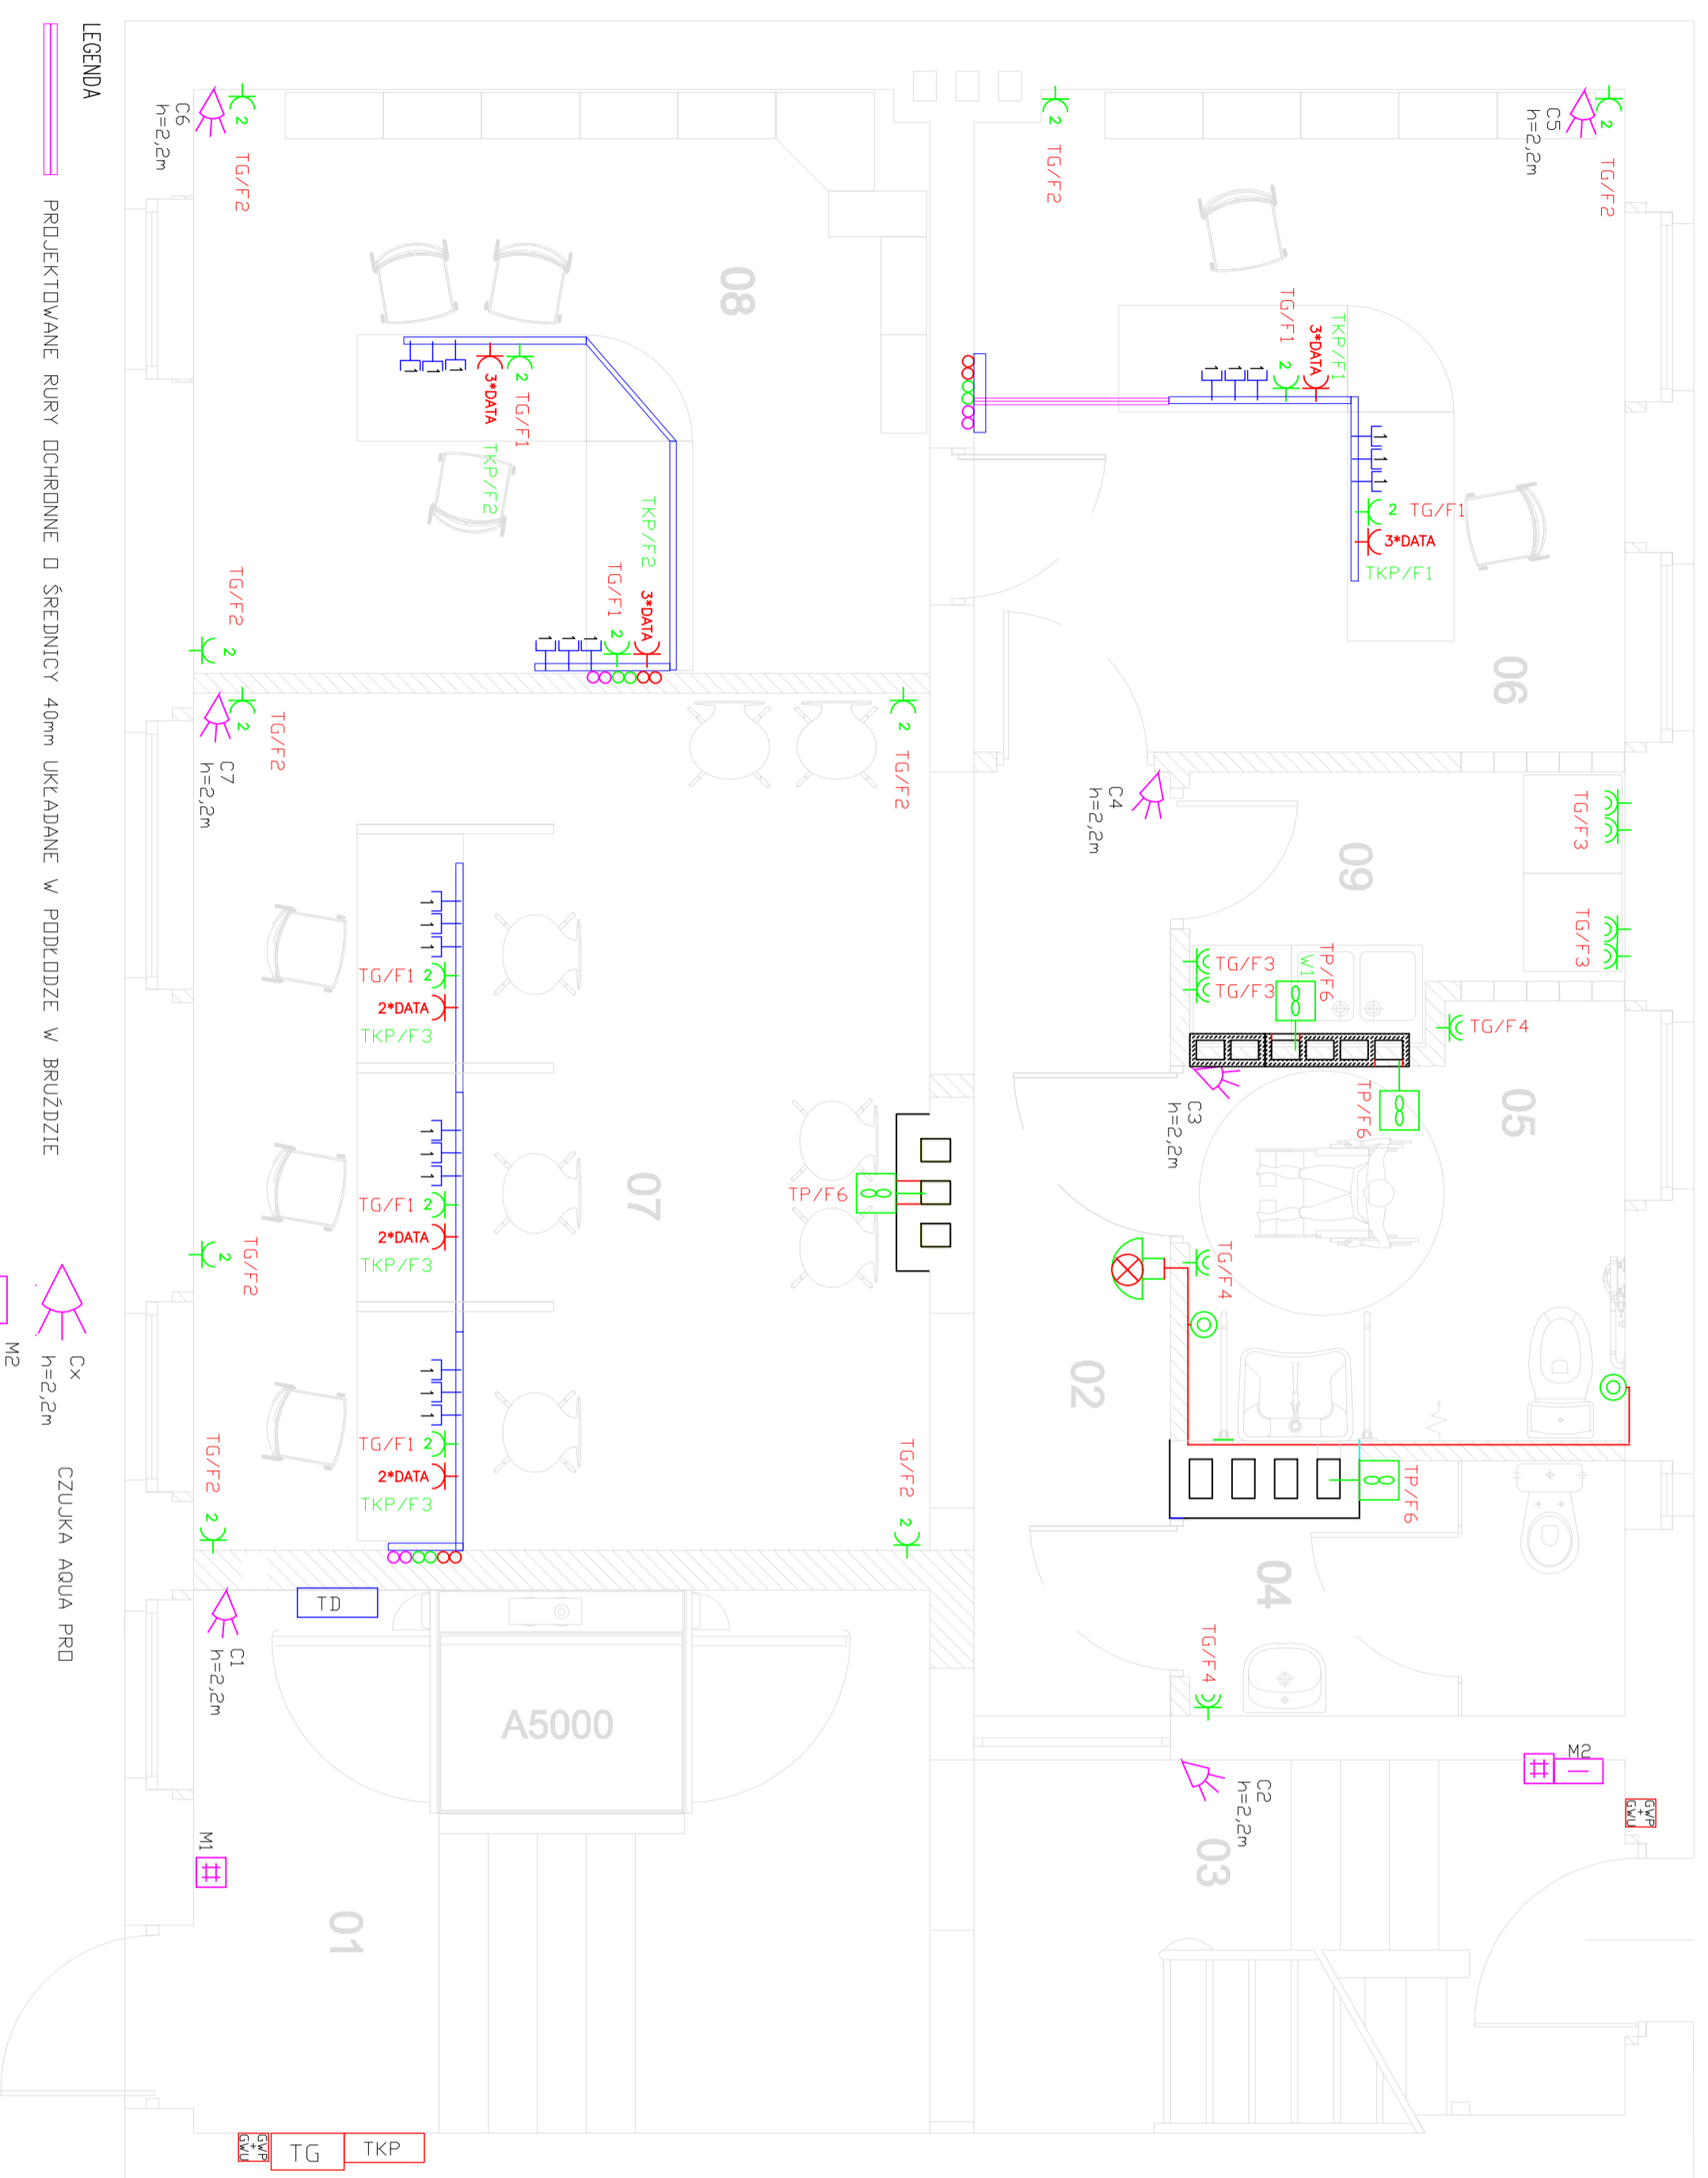

LEGENDA

- PROJEKTOWANE RURY DOCHRONNE Ø ŚREDNICY 40mm UKŁADANE W PODŁODZIE W BRUŹDZIE
- PROJEKTOWANE KORYTKO KABLOWE DWUDZIELNE 110x60 WRAZ Z KSZTAŁTKAMI I ŁĄCZNIKAMI
- Gniazdo uniwersalne 2stb: ekranowane z wkładką 1xR45 kat. 6, udźwiył Moszic 45.
- TKP PROJEKTOWANY GŁÓWNY WYŁĄCZNIK PRĄDU + PROJEKTOWANY GŁÓWNY WYŁĄCZNIK UPS
- TG PROJEKTOWANA TABLICA ROZDZIELCZA KOMPUTEROWA NA PARTERZE
- TG PROJEKTOWANA TABLICA GŁÓWNA
- ⊗ PROJEKTOWANE RURY DOCHRONNE Ø ŚREDNICY 22mm UKŁADANE W BRUŹDZIE OD PRZESTRZENI MIĘZSTRÓPOWEJ DO KORYTKA KABLOWEGO DLA GNAZD TYPU DATA
- ⊗ PROJEKTOWANE RURY DOCHRONNE Ø ŚREDNICY 22mm UKŁADANE W BRUŹDZIE OD PRZESTRZENI MIĘZSTRÓPOWEJ DO KORYTKA KABLOWEGO DLA GNAZD 2P+PE
- ⊗ PROJEKTOWANE ZAPASOWE RURY DOCHRONNE Ø ŚREDNICY 22mm UKŁADANE W BRUŹDZIE OD PRZESTRZENI MIĘZSTRÓPOWEJ DO KORYTKA KABLOWEGO

- Cx CZUJKA AQUA PRO
- Cx h=2,2m
- M2 MANIPULATOR TYPU INT-KL.CDR-GR (W BUDOWANY CZYTNIK KART) + OBUDOWA TYPU DBU-M-LCD
- M1 MANIPULATOR TYPU INT-KL.CDL-GR + OBUDOWA TYPU DBU-M-LCD
- ⊗ PRZYCISK Ø IP44 TYPU POŁO Z RANKĄ
- ⊗ DZWONEK PRZYZYWOWY AKUSTYCZNO-DPTYCZNY
- ⊗ PROJEKTOWANE GNAZDZO WTYCZKOWE Xx16A/250V (Xx2P+PE), TYPU POŁO Z RANKĄ PODWÓJNĄ LUB Z CTEROPOKROTNĄ
- ⊗ PROJEKTOWANE GNAZDZO WTYCZKOWE 16A/250V (2P+PE) Ø IP44, TYPU POŁO Z RANKĄ PODWÓJNĄ I USZCZELKAMI
- ⊗ PROJEKTOWANY WENTYLATOR TYPU EDM-80 Z CZASOWYM DŁĄŻNIENIEM
- ⊗ PROJEKTOWANY WENTYLATOR TYPU EDM-80 ZAŁĄCZANY WRAZ Z DŚWIETLENIEM

Investor: Starostwo Powiatowe w Kędzierzynie -Kozłu 47-220 Kędzierzyn-Kozłe ; Plac Wolności 13	
Projekt: AR STUDIO projekt mgr inż. arch. ARKADIUSZ HASNY ul. Matejki 4/3, 47-220 Kędzierzyn-Kozłe tel.077/4894063 tel.kom. 0 602 622 655, e-mail arstudio@ppronet.pl	
Projektował: inż. Wiercysław Turza	Podpis:
Sponsor: mgr inż. Tadeusz Matwijów	Podpis:
Temat: PRZEBUDOWA I REMONT BUDYNKU ADMINISTRACYJNEGO PRZY PLACU WOLNOŚCI 1 W KĘDZIERZYNIE-KOZŁU	
47-220 Kędz.-Kozłe; Plac Wolności 1; działka nr 989/4	Stadium:
 Branża:	Projekt budowlany
Elektryczna	
Tytuł rysunku: RZUT PARTERU INSTALACJA SILNOPRĄDOWA I TELETECHNICZNA	Data:
Podziałka: 1:50	Nr.rys: E3
	Data: 29 Czerwiec 2009